


RZUT PRZYZIEMIEMIA

SKALA 1:100

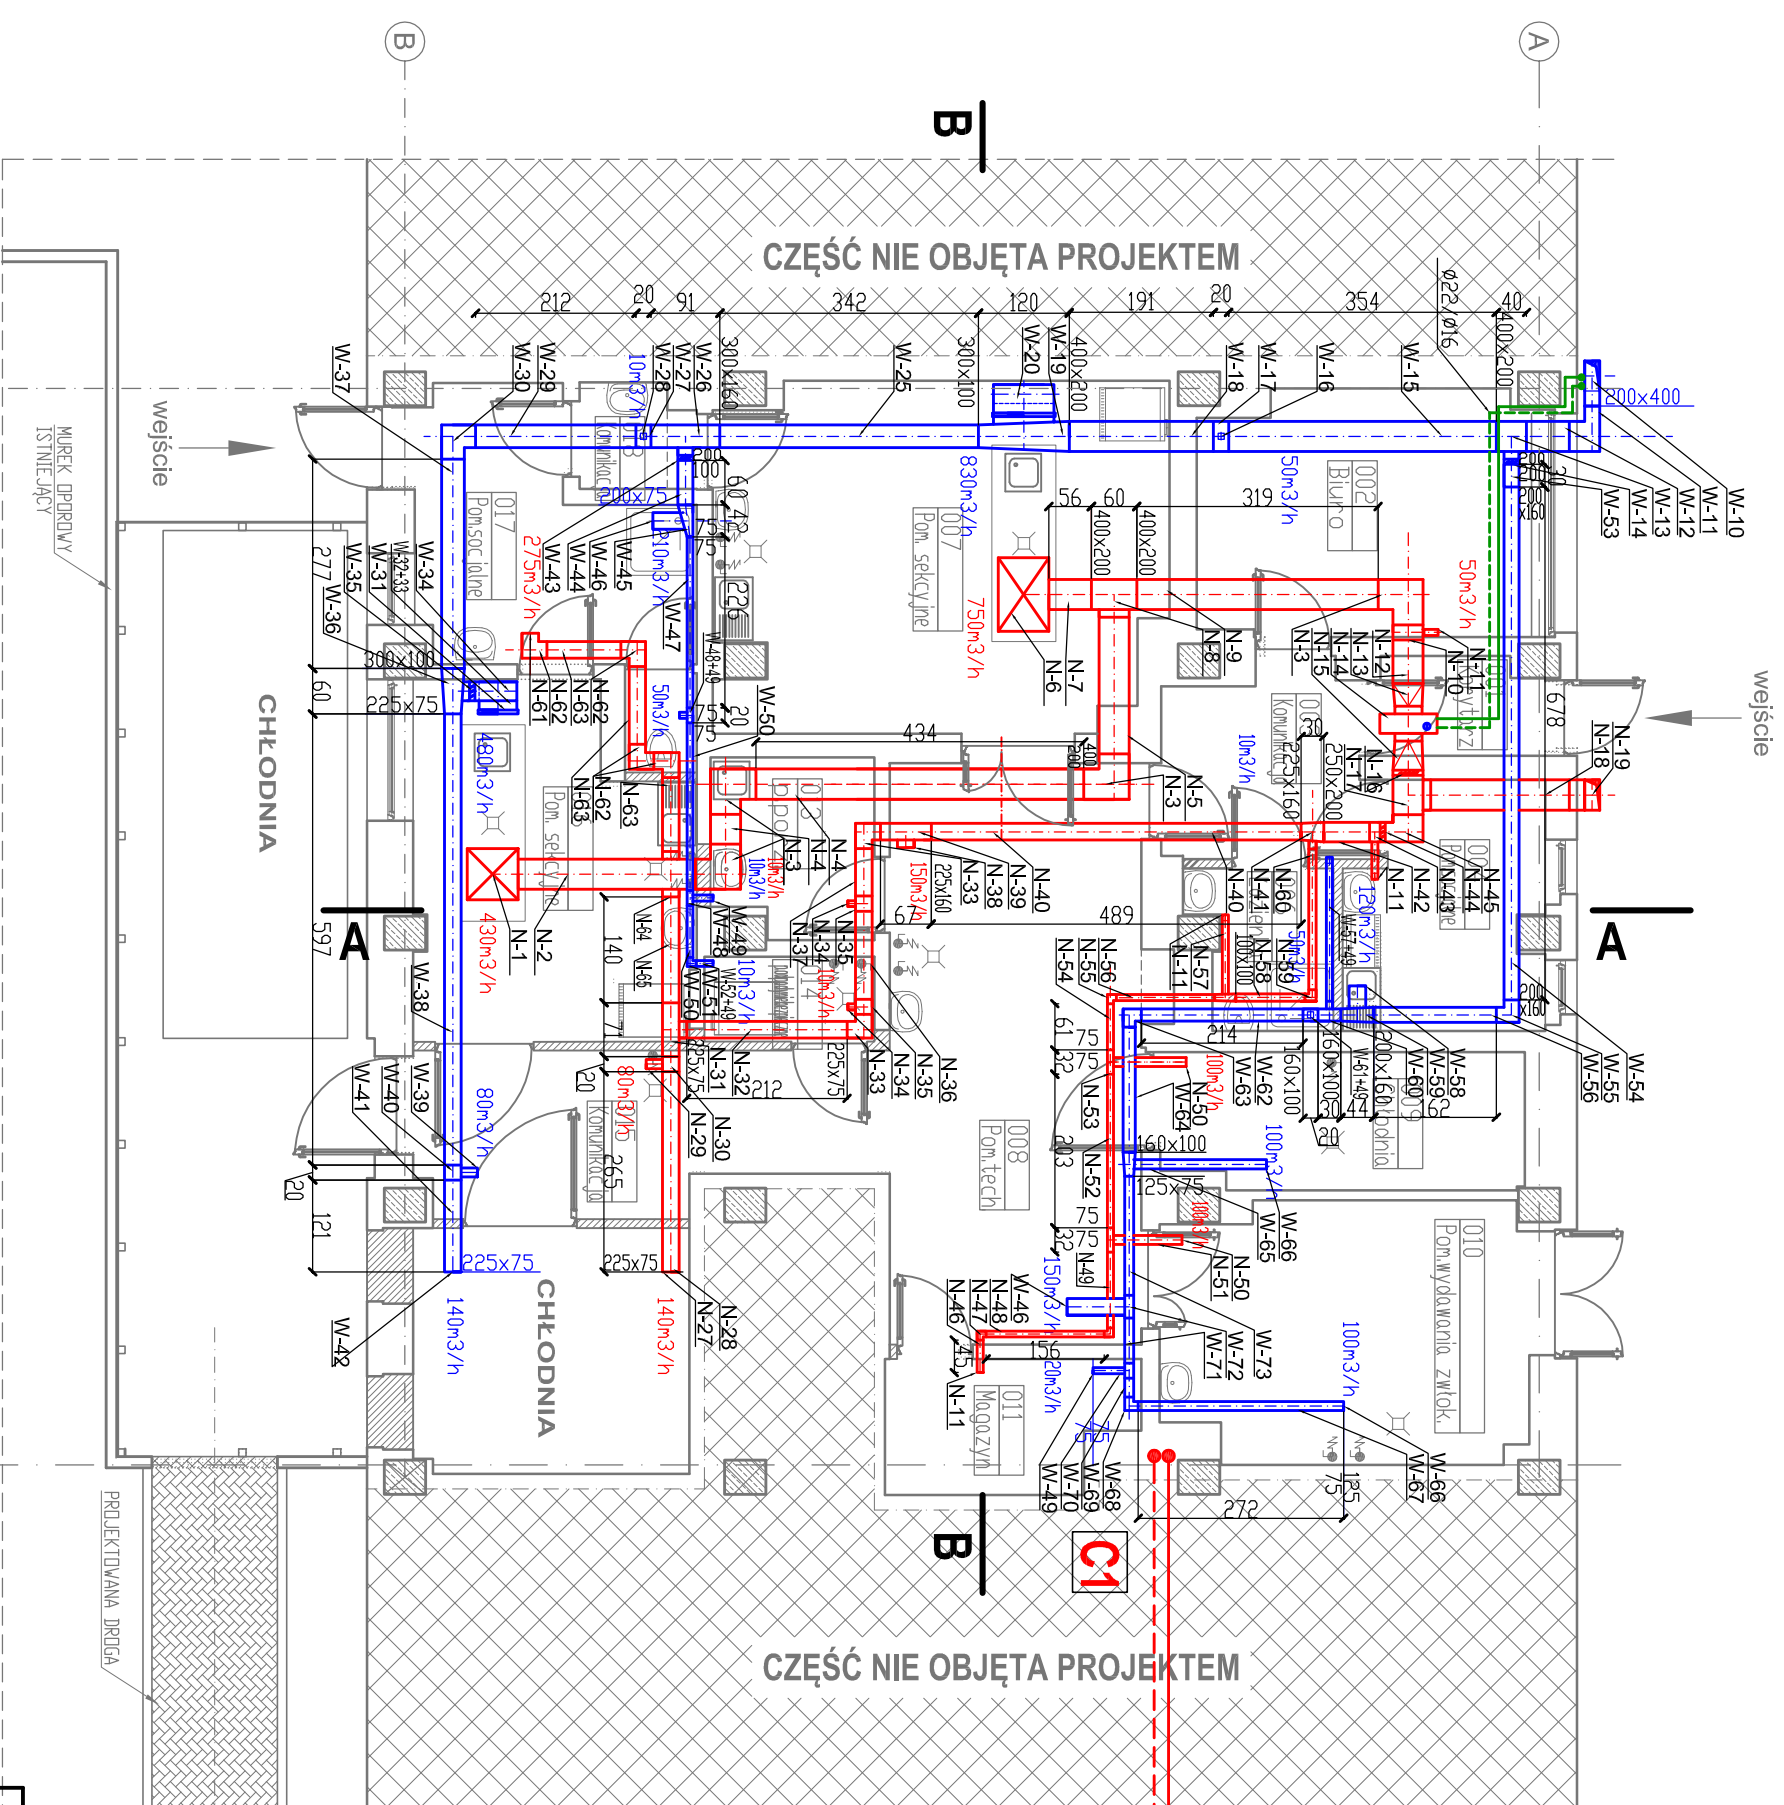

zasilanie nagrzewnicy w centrali wentylacyjnej podłączyc do węża ciepłego w piwnicy. 2025. l=30m

OZNACZENIA:

C1

- pion c.o. do nagrzewnicy
- instalacja wentylacji nawilżonej
- instalacja wentylacji wywiewnej

Oznaczenie elementów w opisie technicznym.
Zewnętrzne kanały wentylacyjne zabezpieczyć matami z wełny min. i owinać płaszczem z blachy stalowej.

P.P.I. - 58-304 Wabrzyszch, ul.Ludowa 1c, tel. 74 6676747

INWESTOR	SPECJALISTYCZNY SZPITAL im.dra A.Sokolowskiego ul.Sokolowskiego 4- 58-309 Wabrzyszch	Podz.	Nr pjs.
TEMAT:	Przebudowa pomieszczeń Zakładu Patomorfologii w części prosekury Specjalistycznego Szpitala im. dr A.Sokolowskiego przy ul.Sokolowskiego 4- 58-309 Wabrzyszch- działka nr 4/2- obr. Piskawska	1: 100	J-4
Branża instalacyjna	Instalacja wentylacji -Rzut parteru.		
PROJEKTOWAŁ	Inte i nazwisko mgr inż. M.Klonowska-Nieczytor	nr. uprawnień	Data
SPRAWDZIŁ	mgr inż. M.Banbich	265/01/DUW	1-12.2021r.
		294/DOS/11	1-12.2021r.