


RZUT DACHU

SKALA 1:100

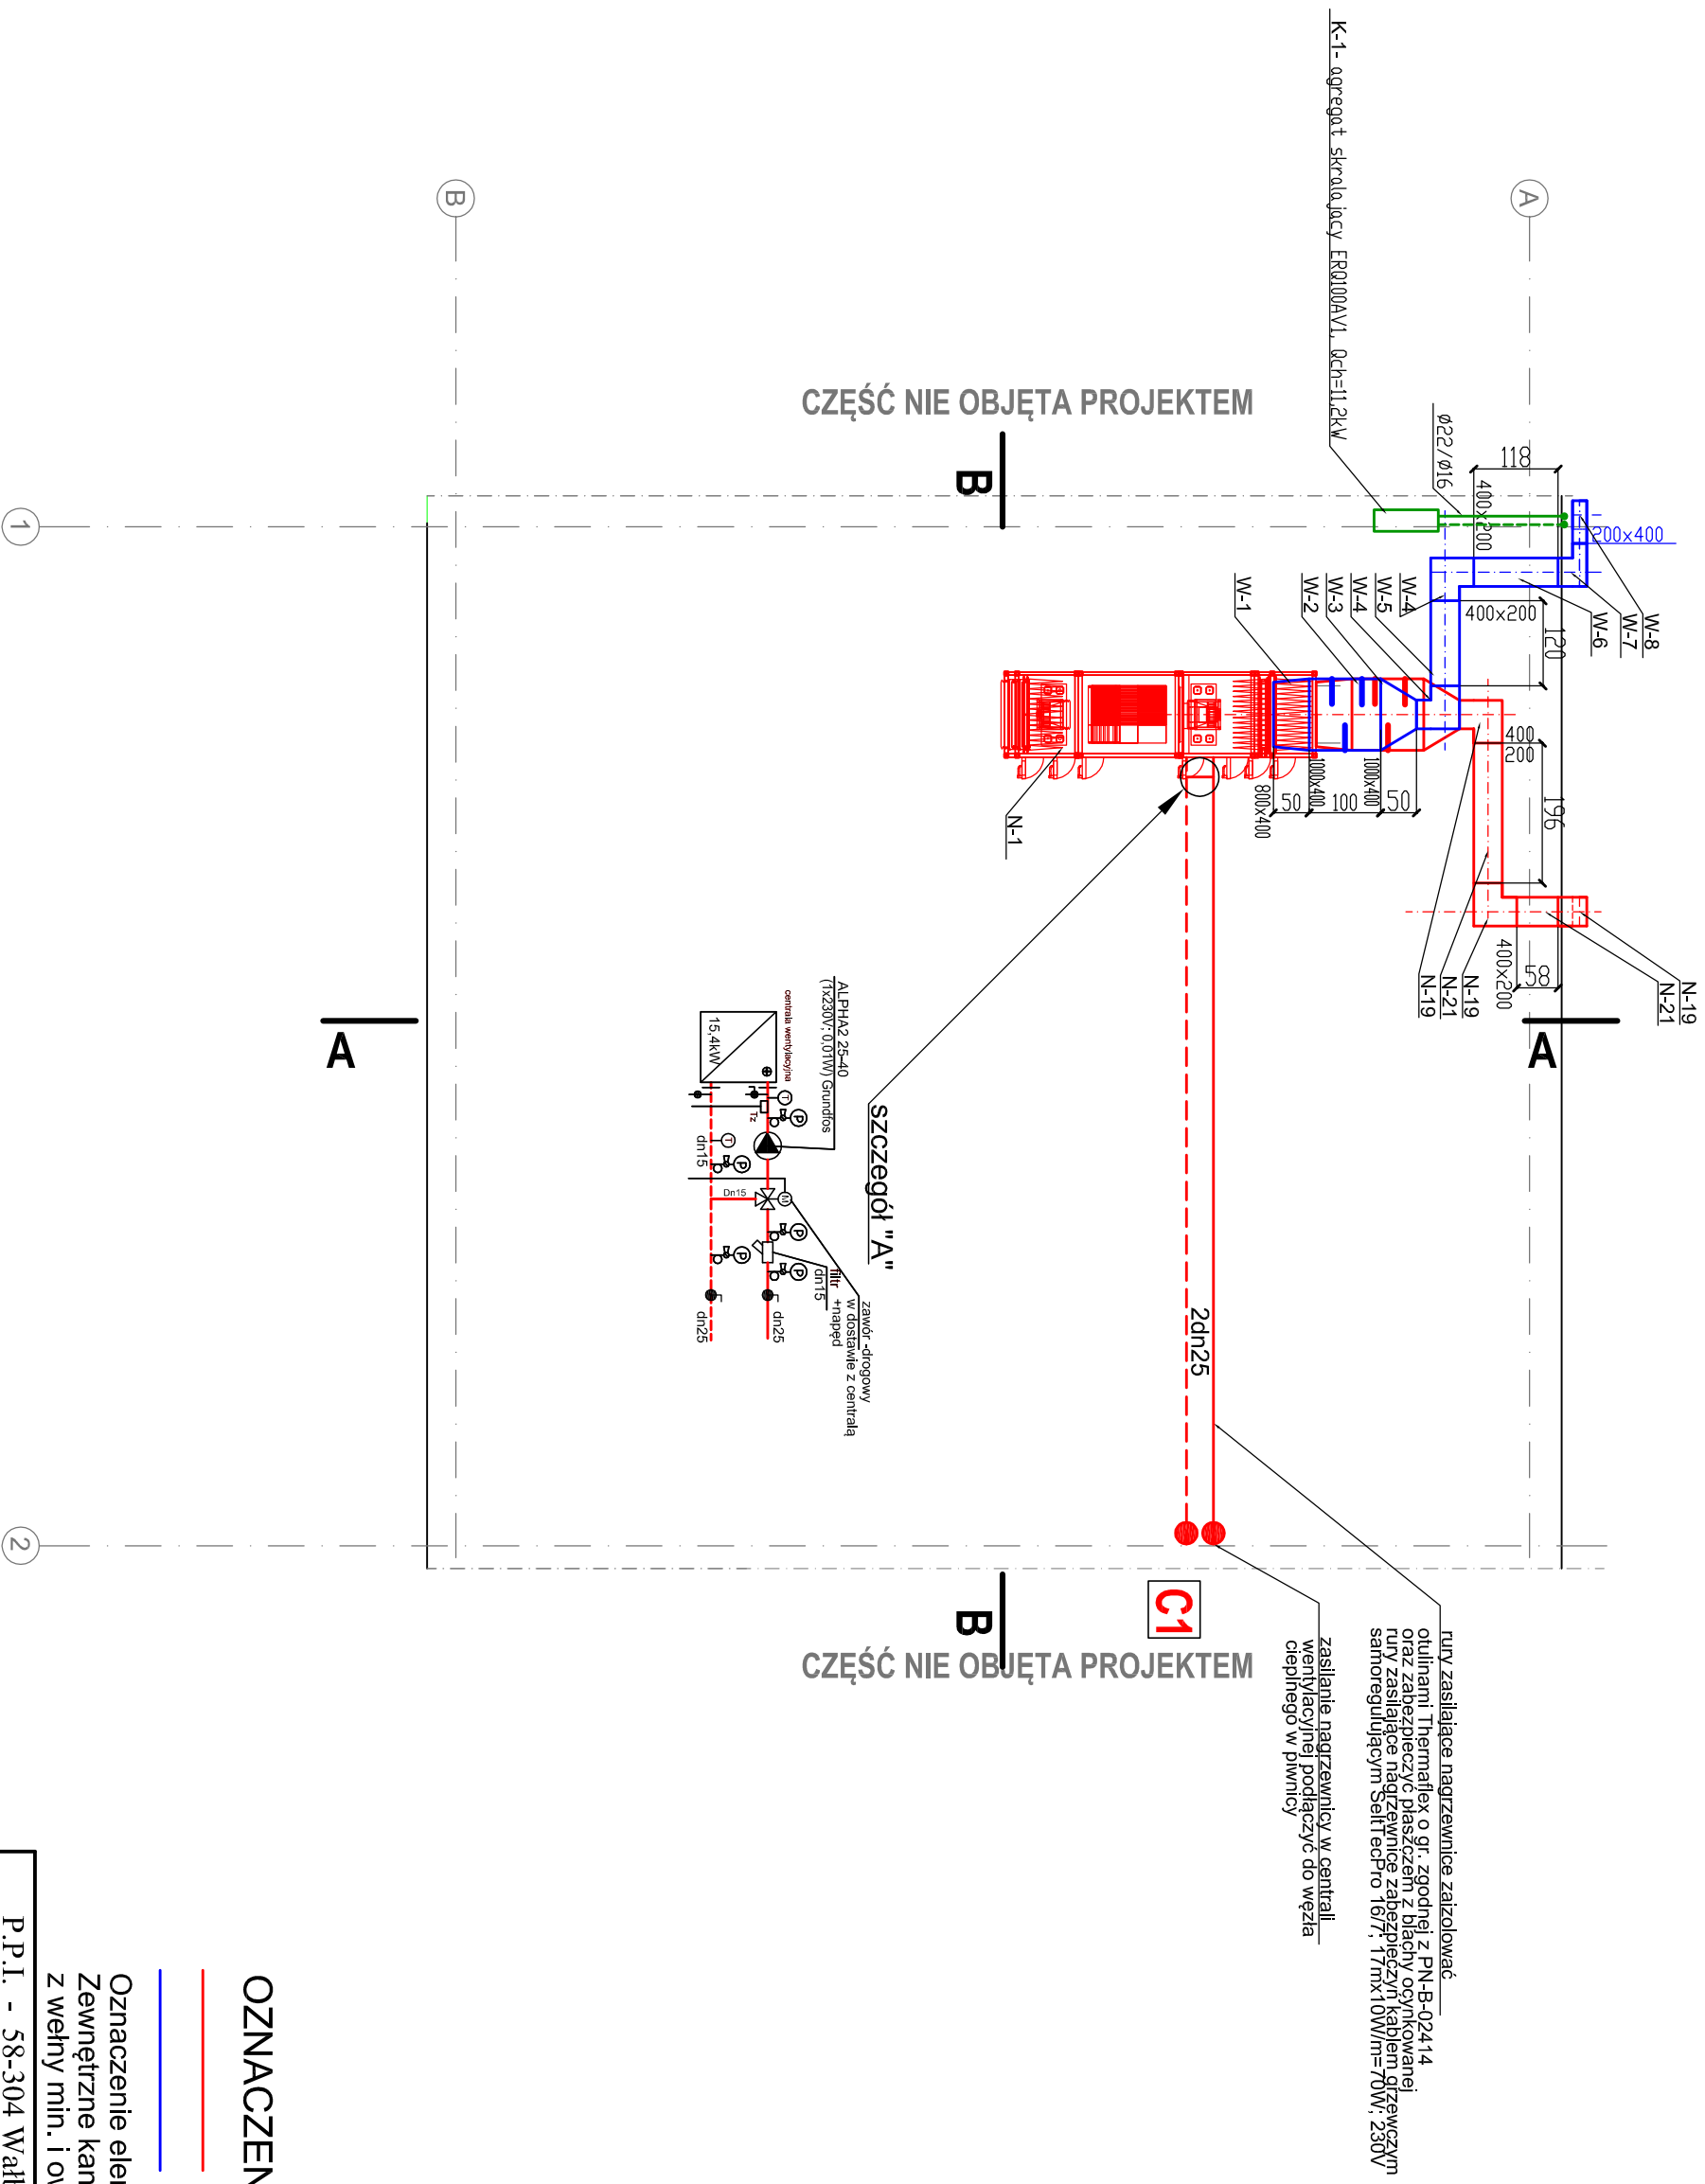

OZNACZENIA:

- instalacja wentylacji nawiewnej
- instalacja wentylacji wywiewnej

Oznaczenie elementów w opisie technicznym.
Zewnętrzne kanały wentylacyjne zabezpieczyć matami
z wełny min. i owiniąć płaszczem z blachy stalowej.

P.P.I. - 58-304 Wąbrzych, ul.Ludowa 1c, tel. 74 6676747

INWESTOR	SPECJALISTYCZNY SZPITAL im.dr A.Sokolowskiego ul.Sokolowskiego 4; 58-309 Wąbrzych	Podz.	Nr p/s.
TEMAT:	Przebudowa pomieszczeń Zakładu Patomorfologii Specjalistycznego Szpitala im. dr A.Sokolowskiego przy ul.Sokolowskiego 4; 58-309 Wąbrzych; działka nr 4/2; obr. Pleskawa	1: 100	J-5
Branża instalacyjna	Instalacja wentylacji - Rzut dachu.	Instalacja wentylacji	Podpis
PROJEKTOWAŁ	mgr inż. M.Klonowska-Nieczytor	mgr inż. M.Klonowska-Nieczytor	mgr inż. M.Klonowska-Nieczytor
SPRAWDZIŁ	mgr inż. M.Bambich	mgr inż. M.Bambich	mgr inż. M.Bambich
		294/DOS/11	1-12-2021r.