



## Przekrój B-B

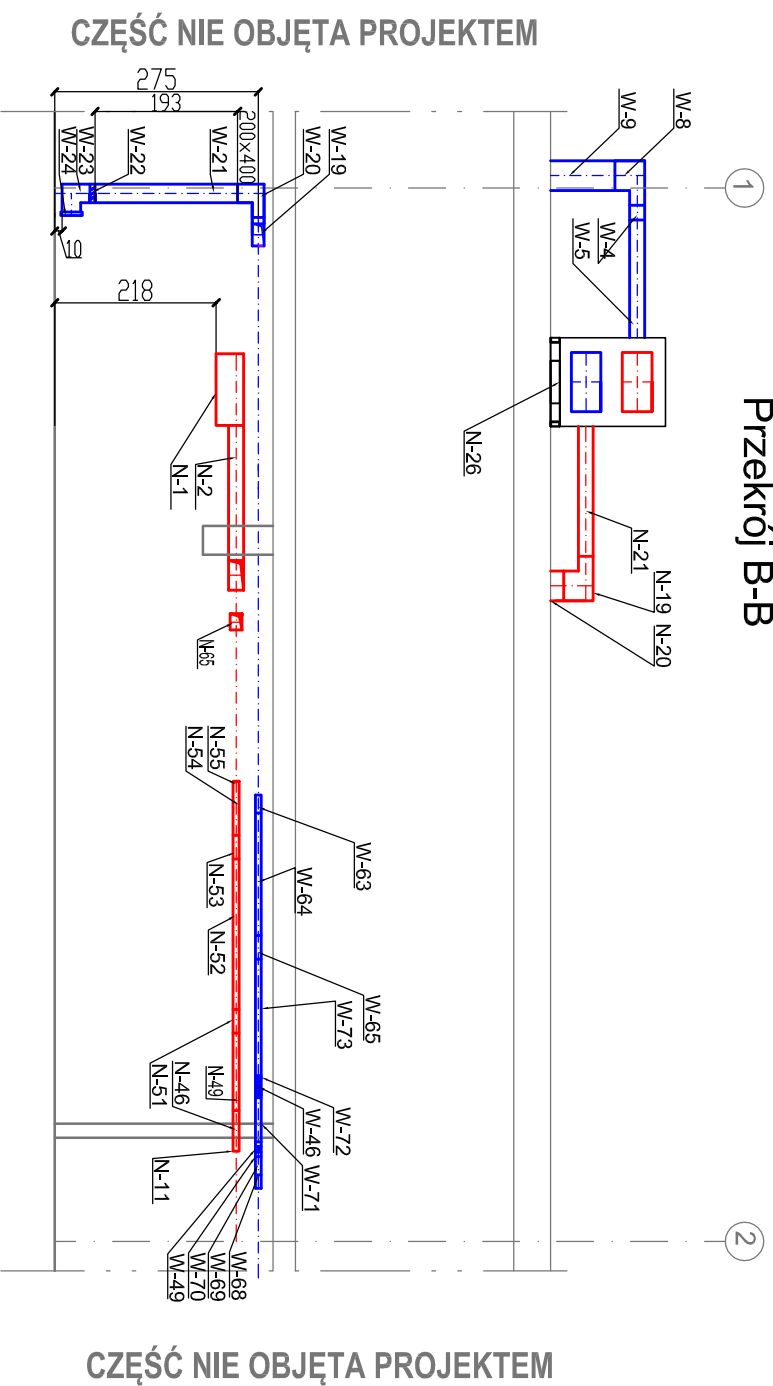

## Przekrój A-A

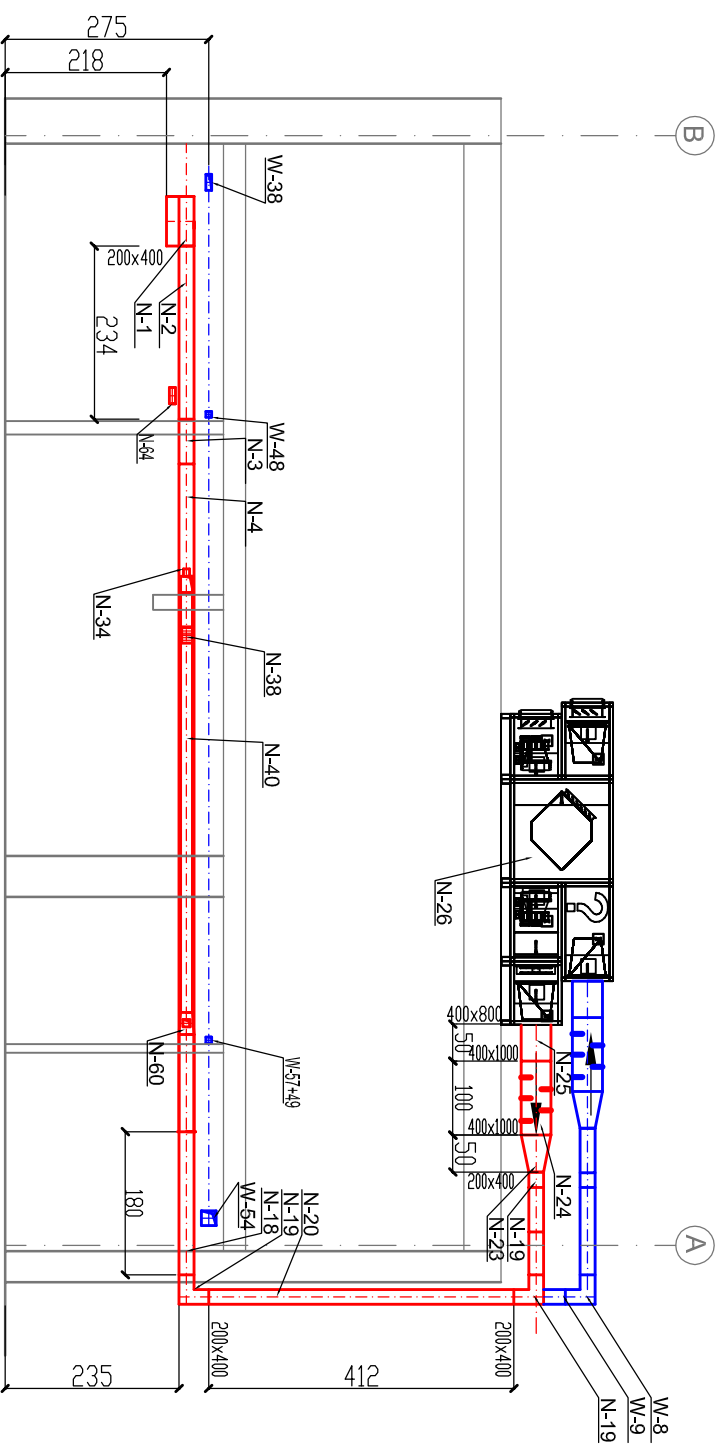

### OZNACZENIA:

- - instalacja wentylacji nawiewnej
  - - instalacja wentylacji wyciągowej
- Oznaczenie elementów w opisie technicznym.  
Zewnętrzne kanały wentylacyjne zabezpieczyć matami z wełny min. i owiniąć płaszczem z blachy stalowej.

P.P.I. - 58-304 Wąbrzych, ul.Ludowa 1c, tel. 74 6676747

INWESTOR	SPECJALISTYCZNY SZPITAL im.dra A.Sokolowskiego ul.Sokolowskiego 4; 58-309 Wąbrzych	Podz.	Nr rys.
TEMAT:	Projekt projektorium Specjalistycznego Szpitala im. dr A.Sokolowskiego przy ul.Sokolowskiego 4; 58-309 Wąbrzych; dzika nr 4/2; obr. Państwowa Górn nr 130013	1: 100	J-6
Branża Instalacyjna	Instalacja wentylacji -Przekroje.		
PROJEKTOWAŁ	mgr inż. M.Klonowska-Nieczydor	nr. uprawnień 265/01/DUW	Data 1.12.2021r.
SPRAWDZIŁ	mgr inż. M.Bańbich	294/DOS/11	Podpis 1.12.2021r.

**PRZEKROJE**  
SKALA 1:100